



LEGENDA
 tubazione impianto idrico
 tubazione impianto acqua sanitaria

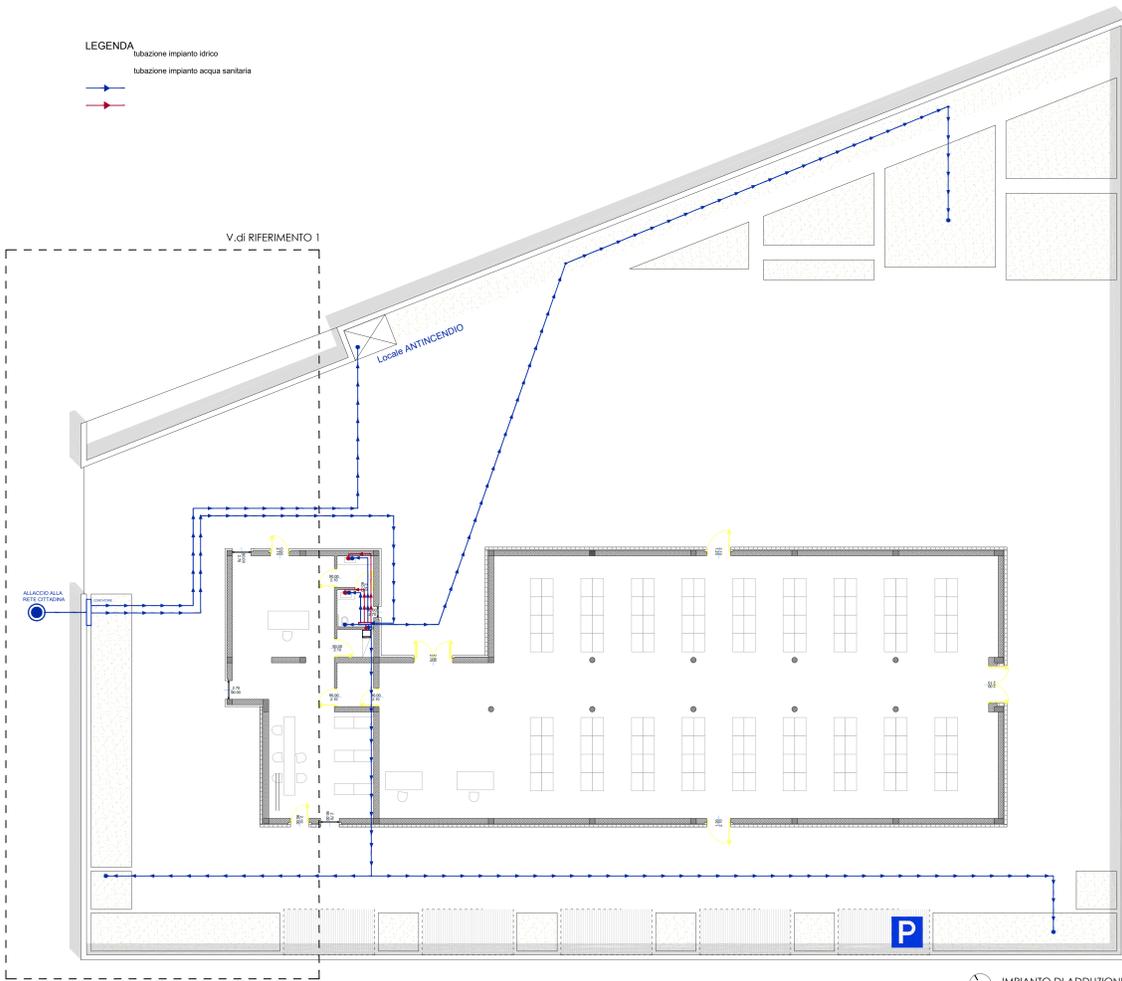

IMPIANTO DI ADDUZIONE
 schema Planimetrico


LEGENDA

ACQUE NERE	ACQUE GRIGIE
POZZETTO SIFONATO	POZZETTO SIFONATO
POZZETTO DI ISPEZIONE	POZZETTO DI ISPEZIONE
CONDOTTA IN PVC Ø 200	CONDOTTA IN PVC Ø 200
PUNTO IDRICO	PUNTO IDRICO

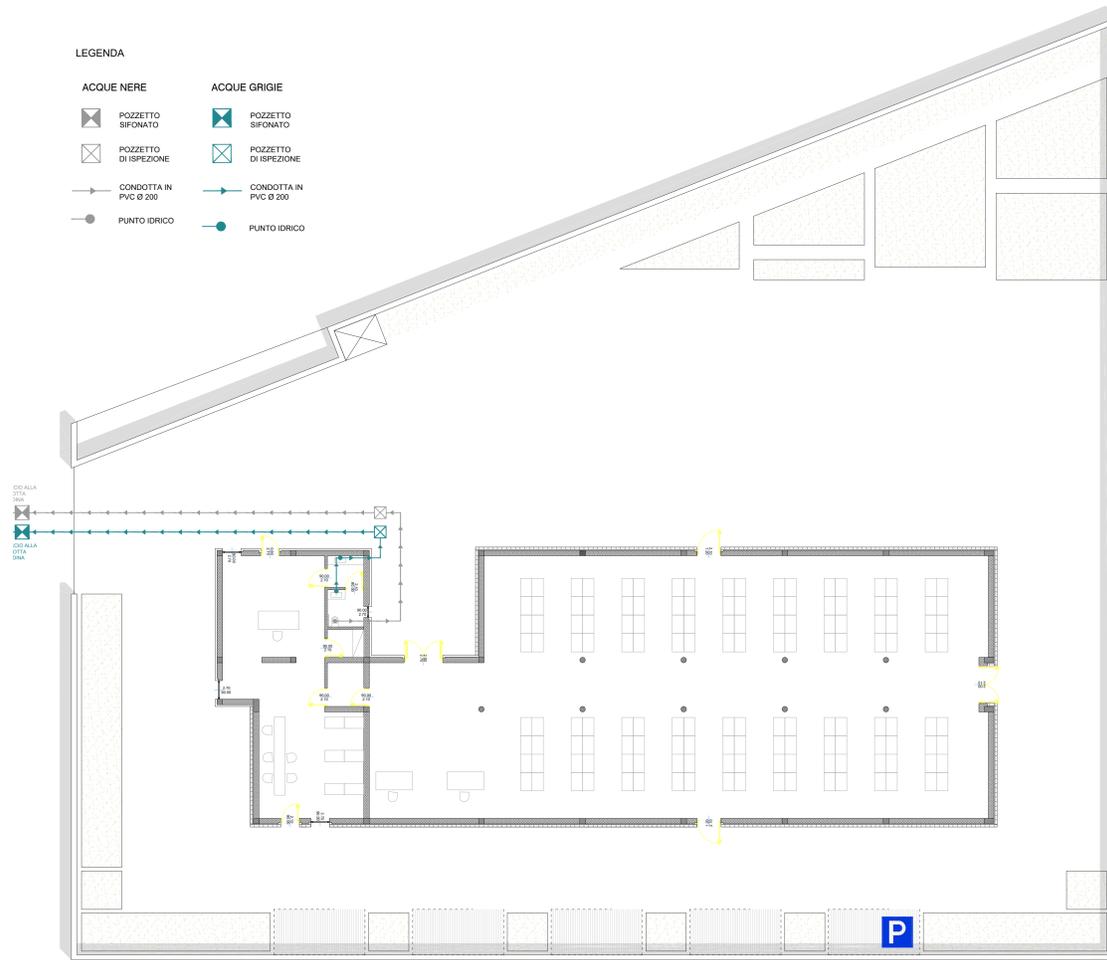


SMALTIMENTO ACQUE REFLUE
 schema Planimetrico

RIFERIMENTO
 pianta delle coperture

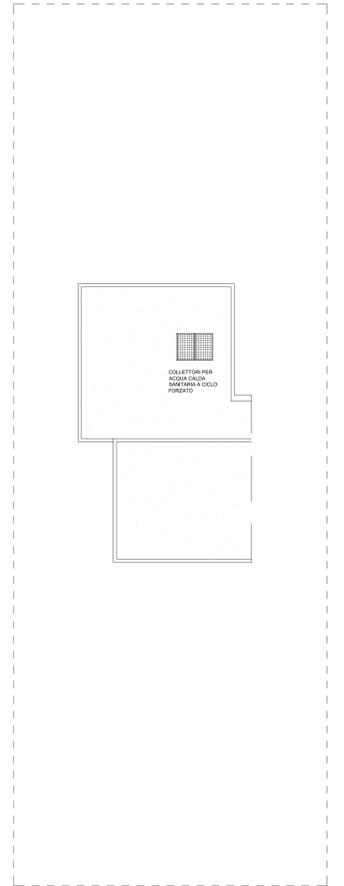

LEGENDA


- PUNTO LUCE
- INTERRUITTORE QUOTA 110 CM
- PRESA ELETTRICA QUOTA 40 CM
- TL PRESA TELEFONO

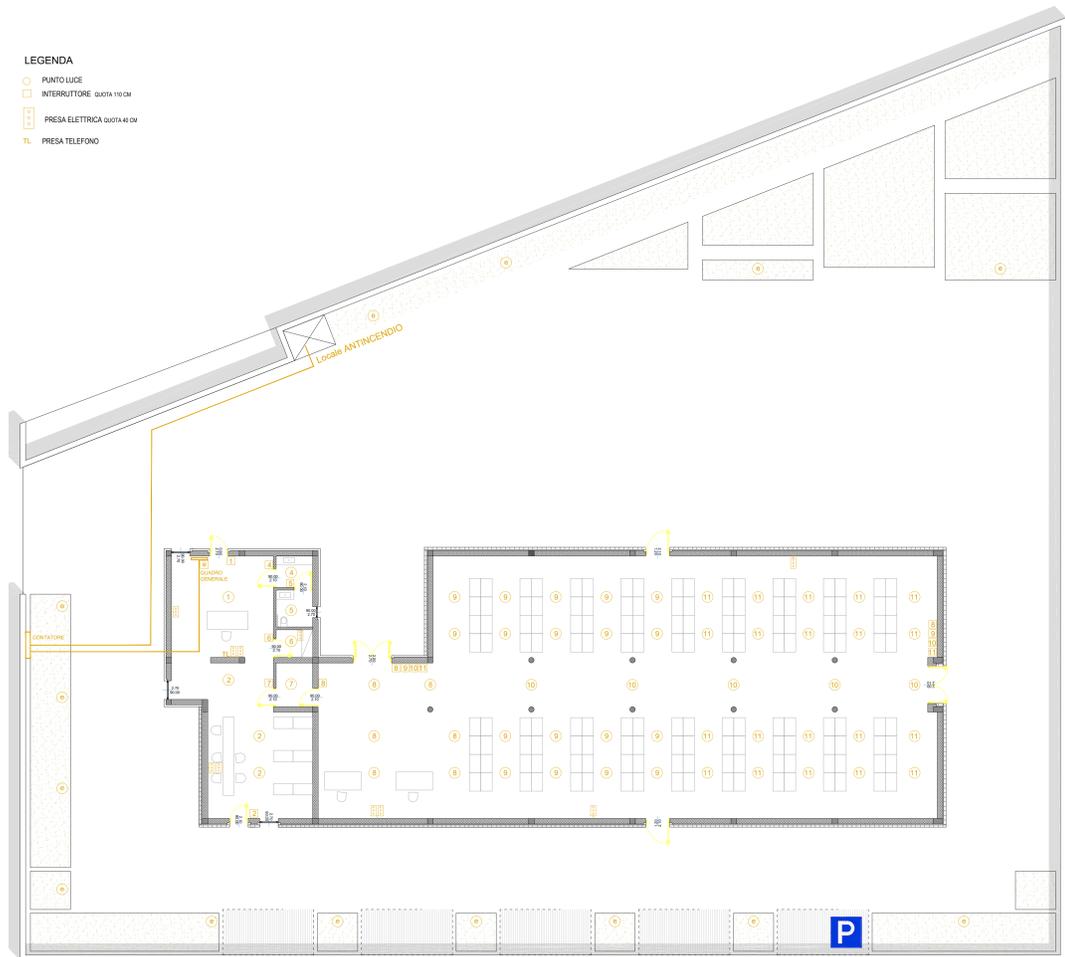

IMPIANTO ELETTRICO
 schema Planimetrico

LEGENDA

- Percorso di uscita orizzontale
- M Modulo di uscita pari a 0,60 m
- 1M Larghezza di uscita > 90 cm conteggiata 1 modulo
- 2M Larghezza di uscita 1,20 m conteggiata 2 moduli
- Idrante DN con tubazione flessibile e lancia
- Estintore portatile a CO2 di tipo approvato
- Porta resistente al fuoco EI 60
- Percorso di via di esodo
- Tubazione interna impianto antincendio
- Tubazione fuori terra impianto antincendio
- Valvola di intercettazione tubazione impianto antincendio
- Pulsante ad accesso protetto per sgancio interruttore elettrico
- Illuminazione di emergenza
- Centrale di rivelazione incendi
- Quadro elettrico del fabbricato
- Sistemi di segnalazione impianti di allarme
- Struttura con caratteristiche REI 60
- Indicazioni di uscita

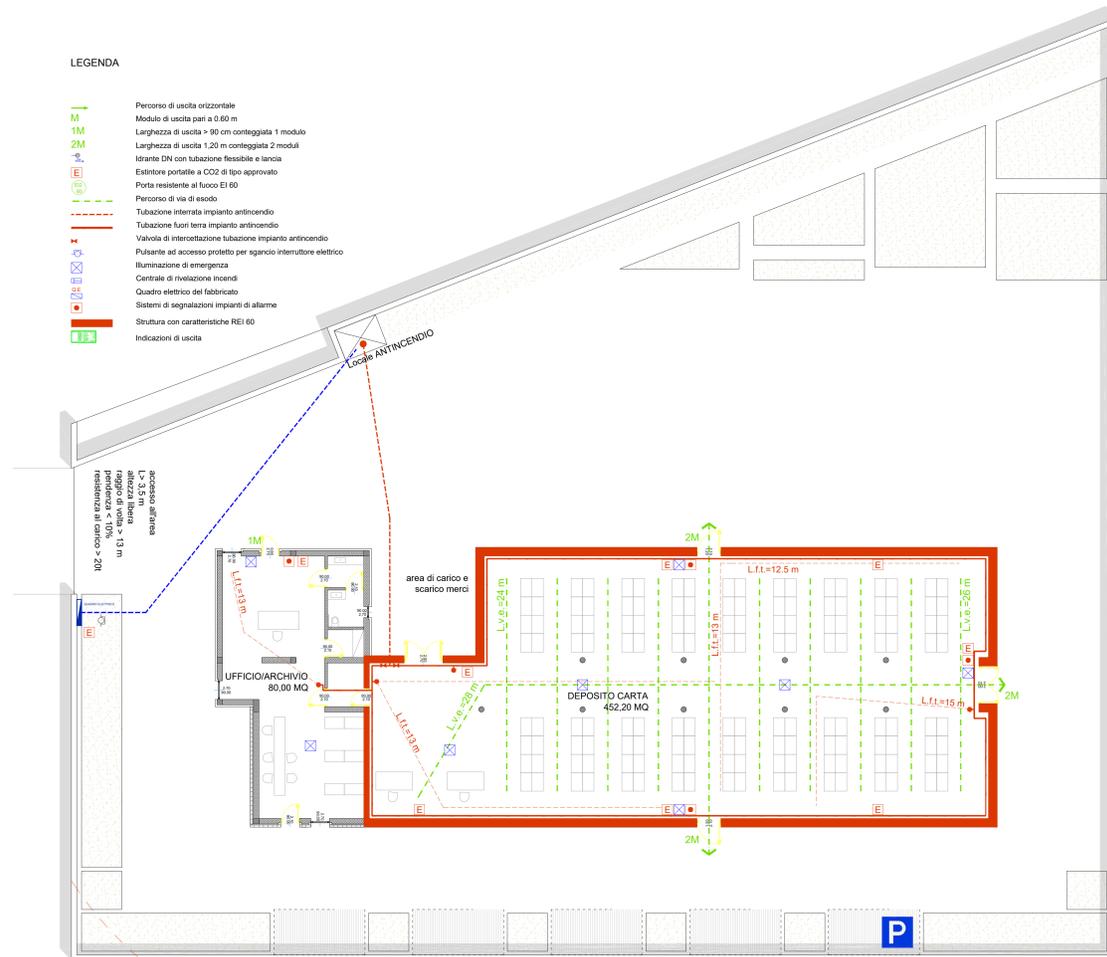

PRIME INDICAZIONI PER LE MISURE ANTINCENDIO
 schema Planimetrico

PROGETTO PRELIMINARE
 Valorizzazione area ASSL via Marconi
 Realizzazione di un edificio con destinazione archivio cartaceo
 (progetto stralcio funzionale esecutivo)
 e di un parco didattico denominato "vecchio frutteto"

Comune di Oristano

COMMITTENTE
 Comune di Oristano

RESPONSABILE DEL PROCEDIMENTO
 Geom. Antonio Vacca

PROGETTISTI
 Arch. Tonino Tola (Capogruppo)
 Arch. Mario Casadu
 Ing. Gianni Cabras

via Cagliari 165
 09170 Oristano
 Tel. +390783 300275
 Fax +390783 300275
 e-mail: tonitola@gmail.com



IMPIANTO IDRICO
 IMPIANTO ELETTRICO
 ANTINCENDIO
 STATO DI
 PROGETTO
 scala 1:200

T06

MAGGIO 2017