

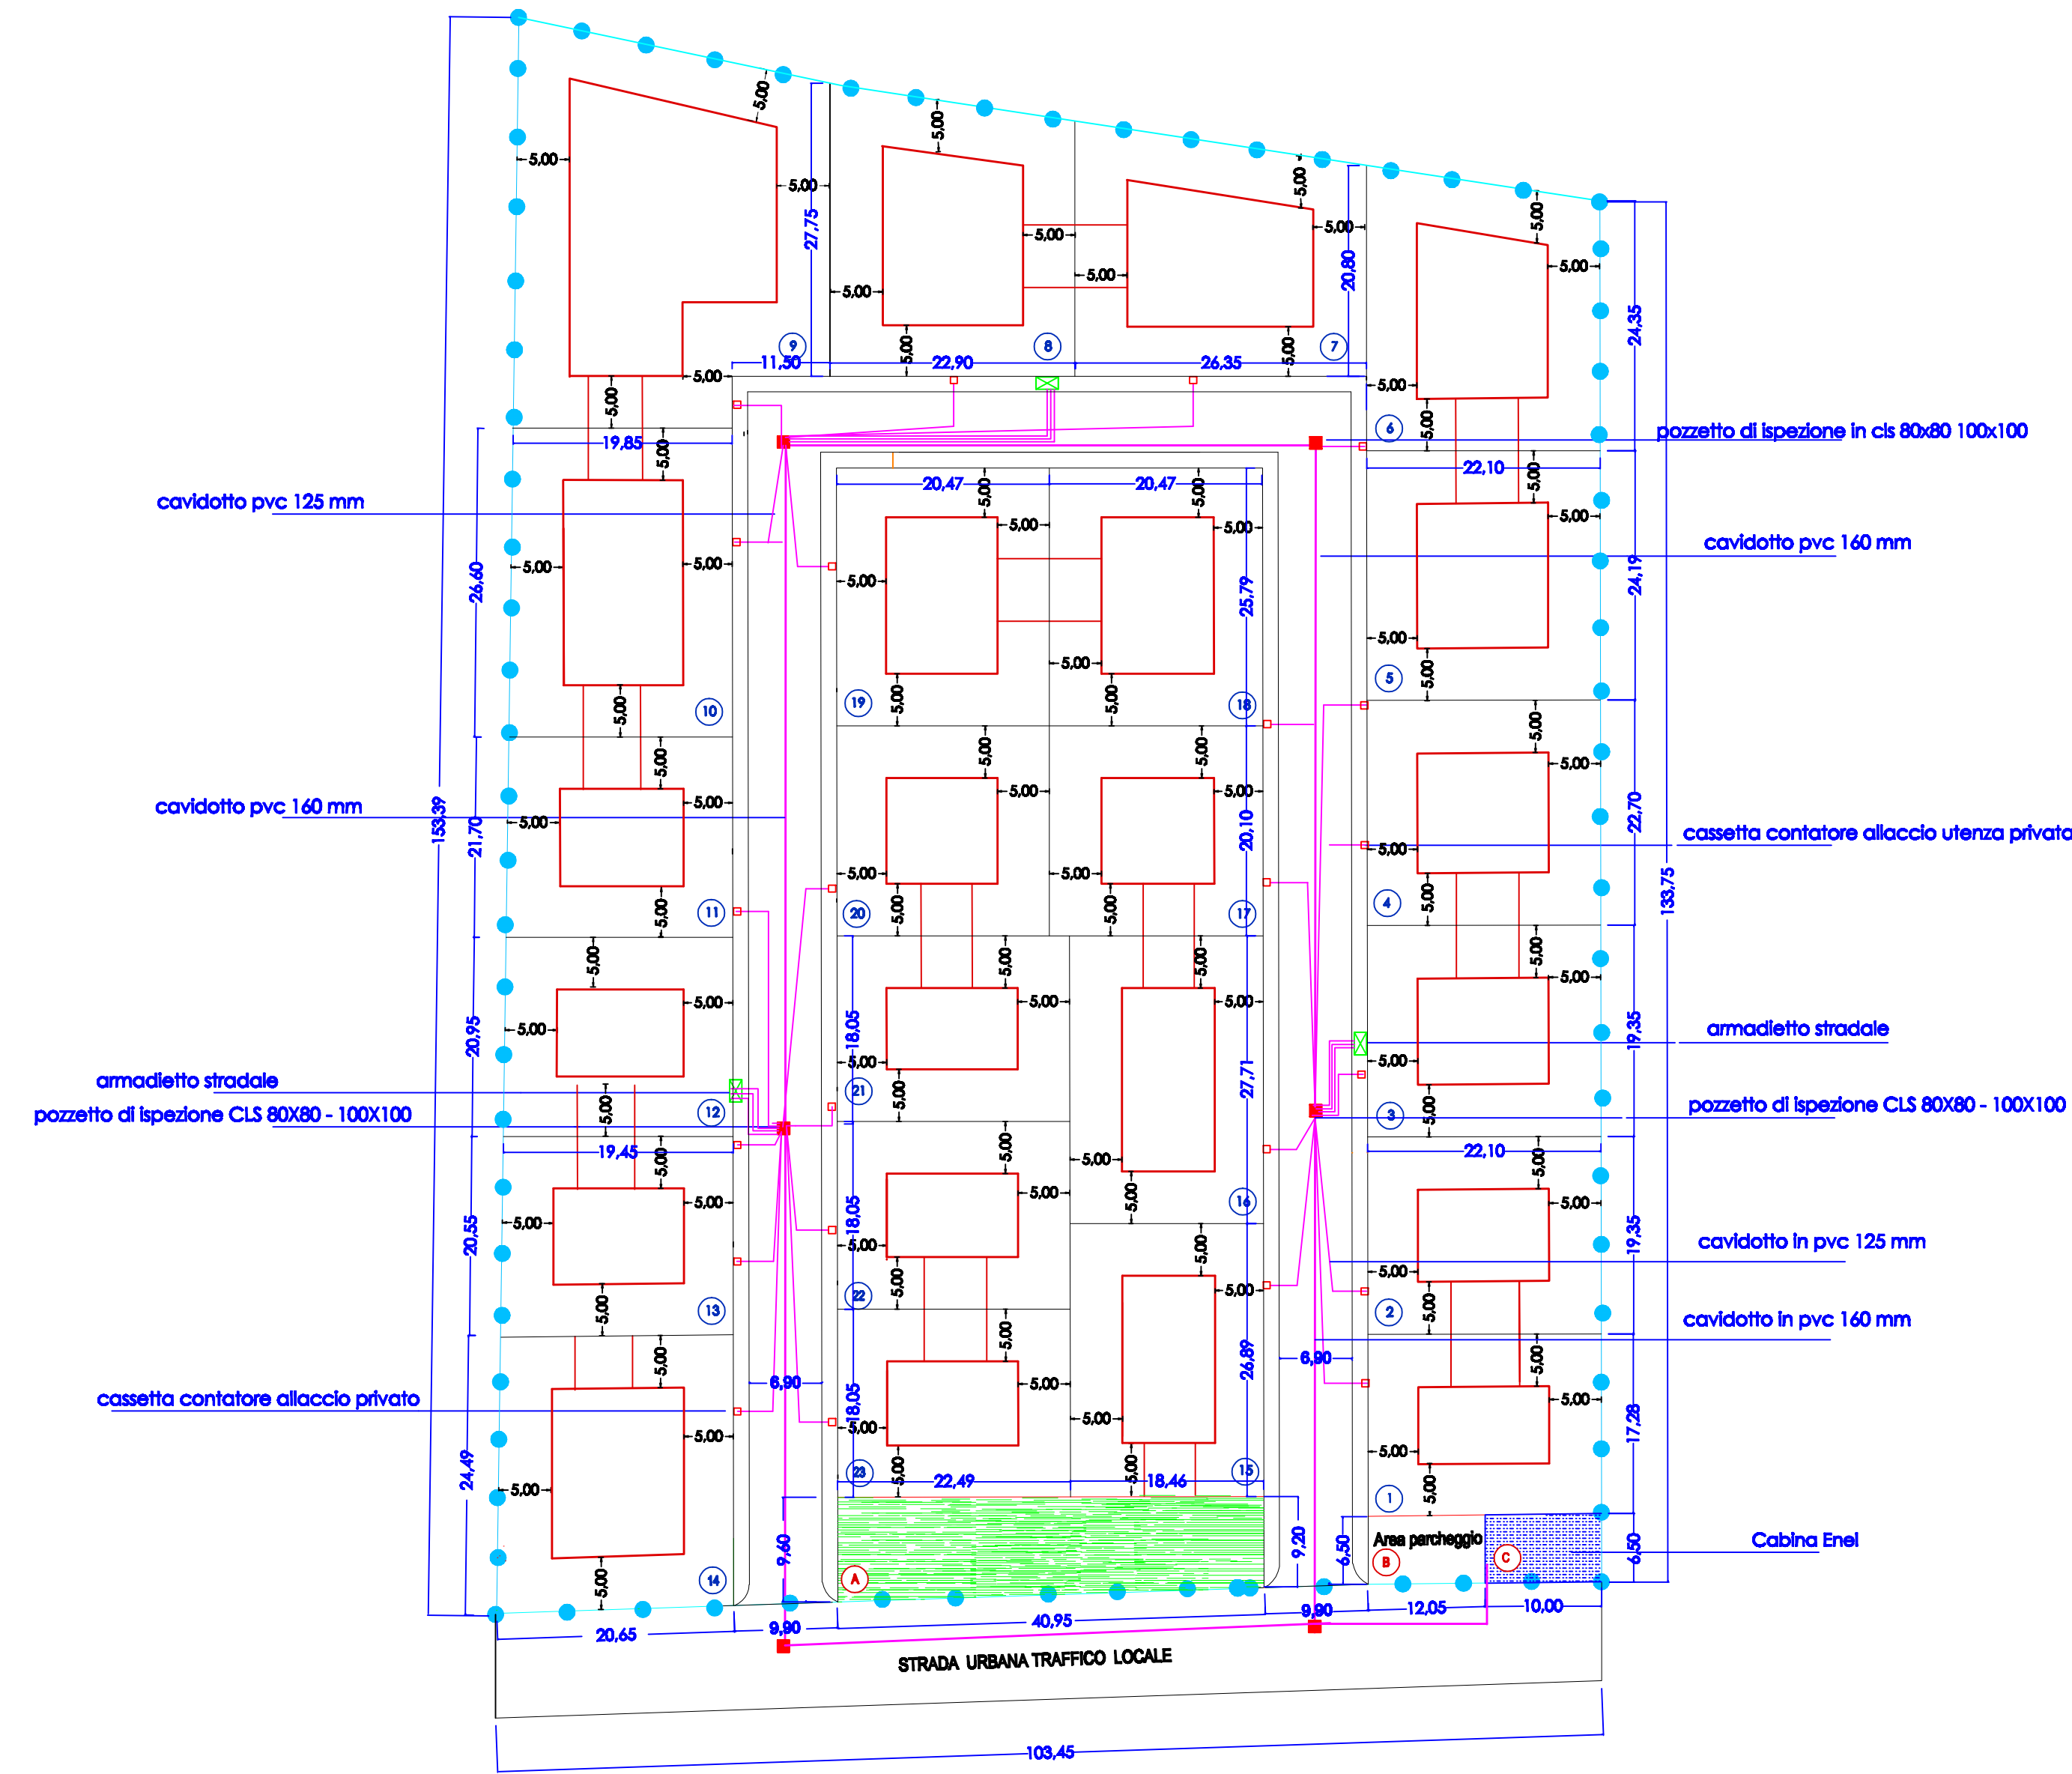


PLANIMETRIA RETE ENERGIA ELETTRICA - UTENZE
Scala 1: 500

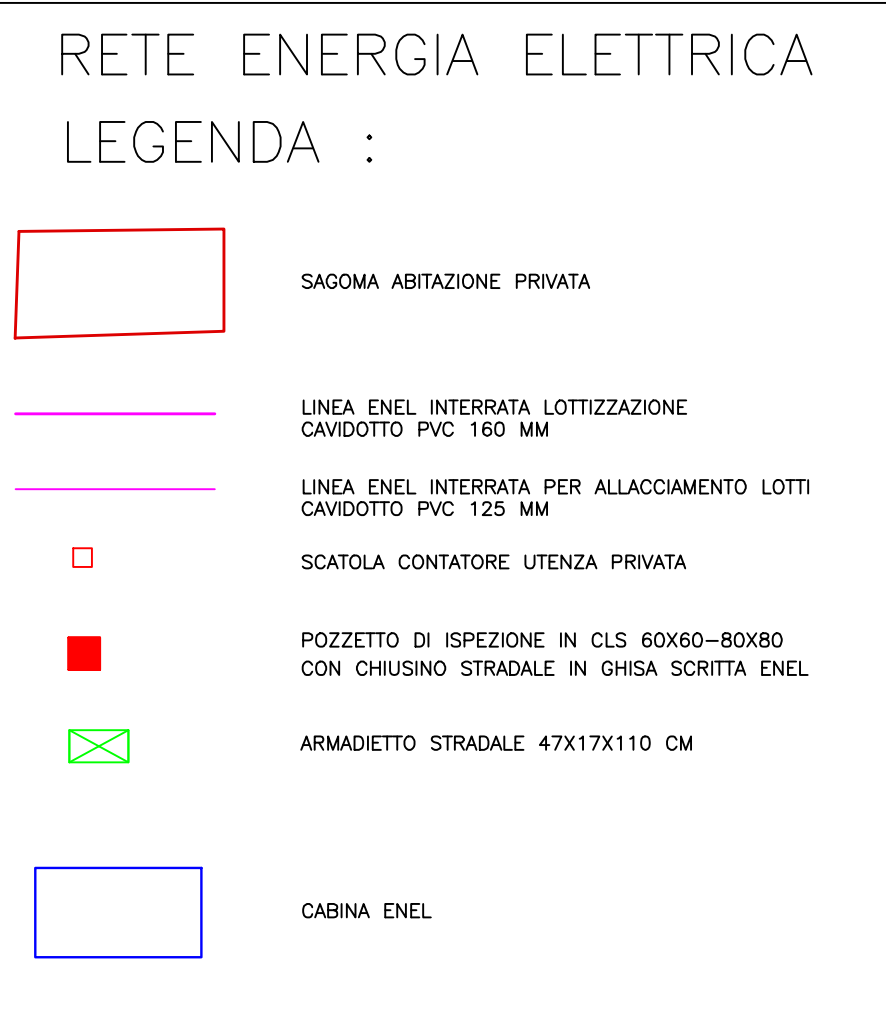


SEZIONE TIPO DI POLIFERE PER POSA CAVI B.T.
(su marciapiede e/o sede stradale)
come da specifiche ENEL scala 1:20

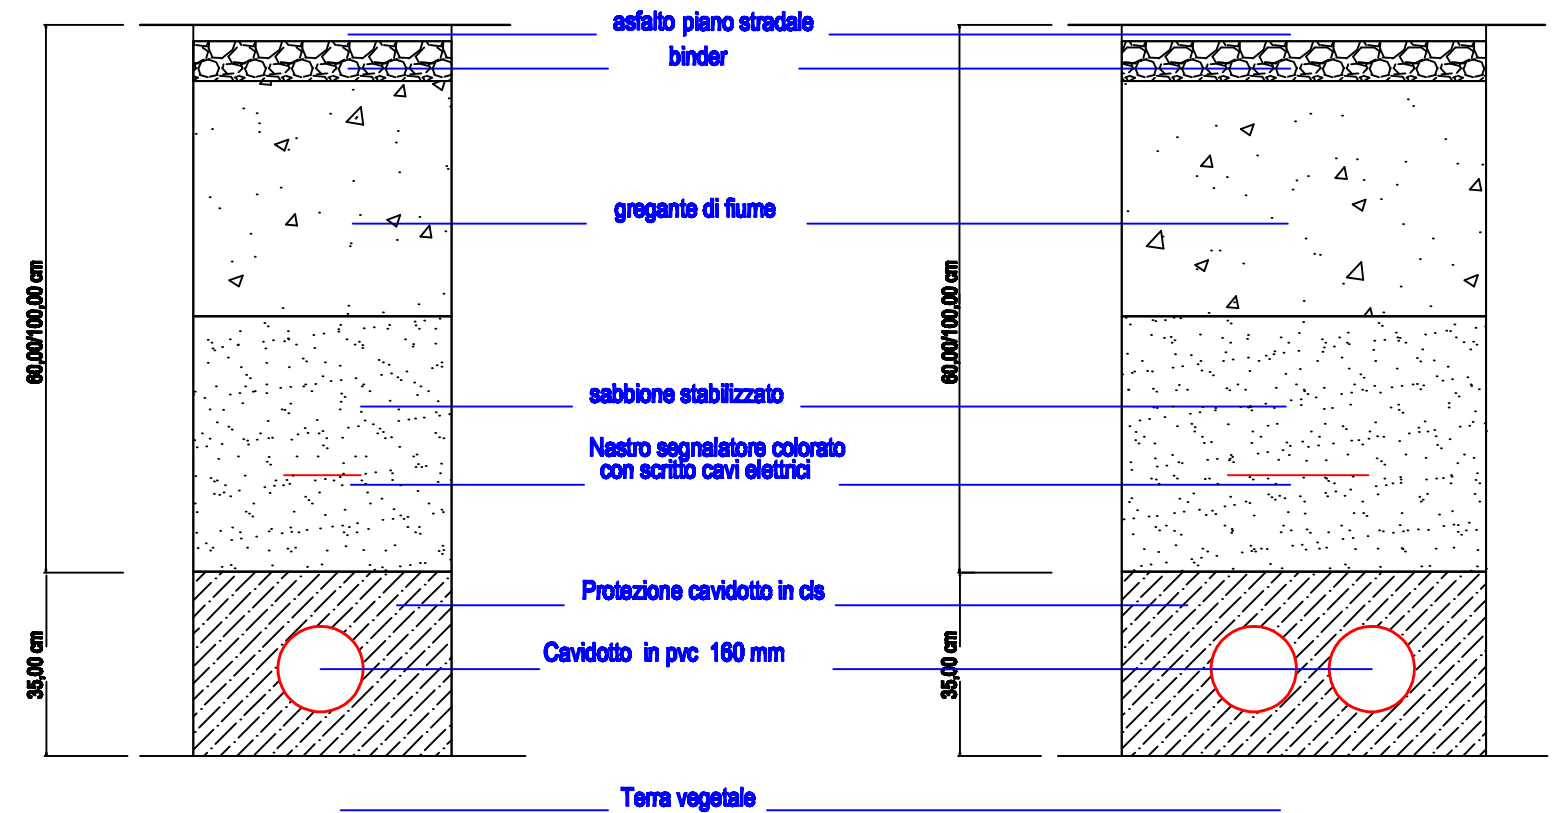


PARTICOLARE COSTRUTTIVO

POZZETTO TIPO CON CHIUSINO IN GHISA
Per tubi in PVC protetti da cls
(su marciapiede/su asse stradale)
Come sa specifiche ENEL - scala 1:20

SEZIONE TIPO

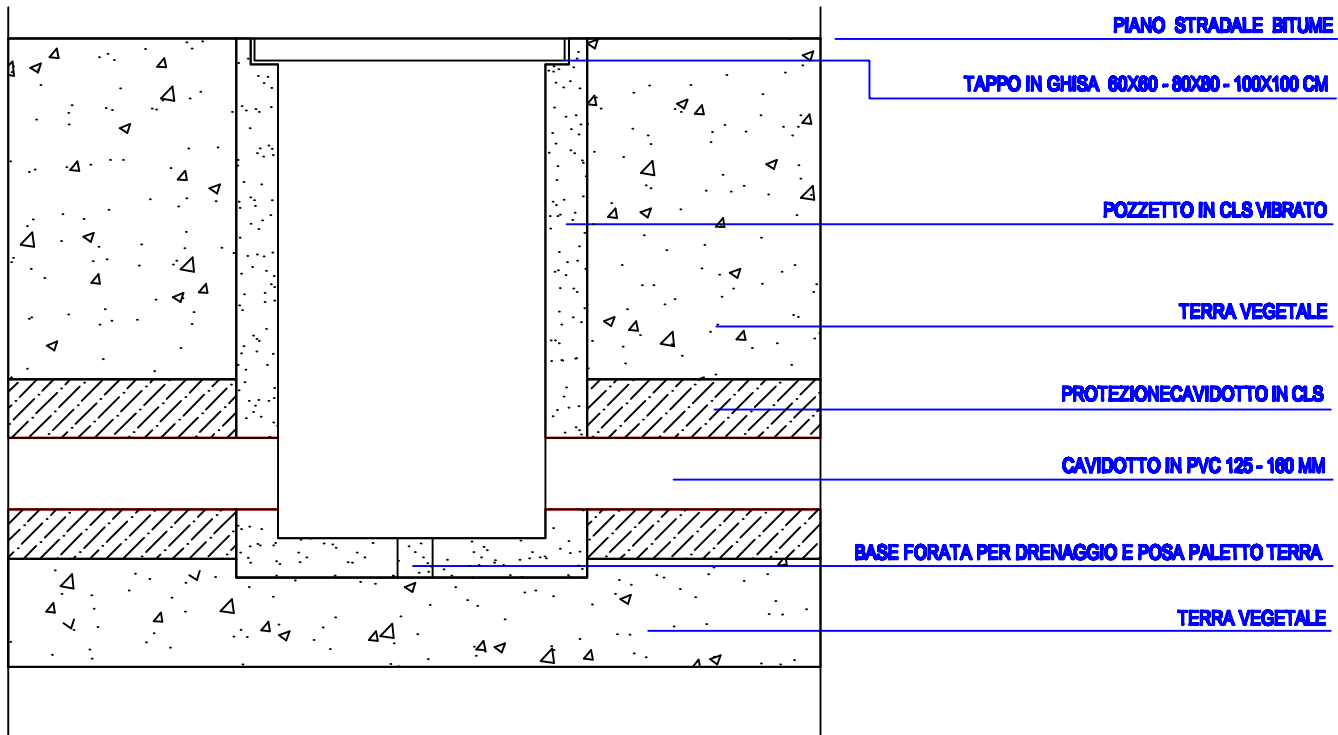

PIANTA

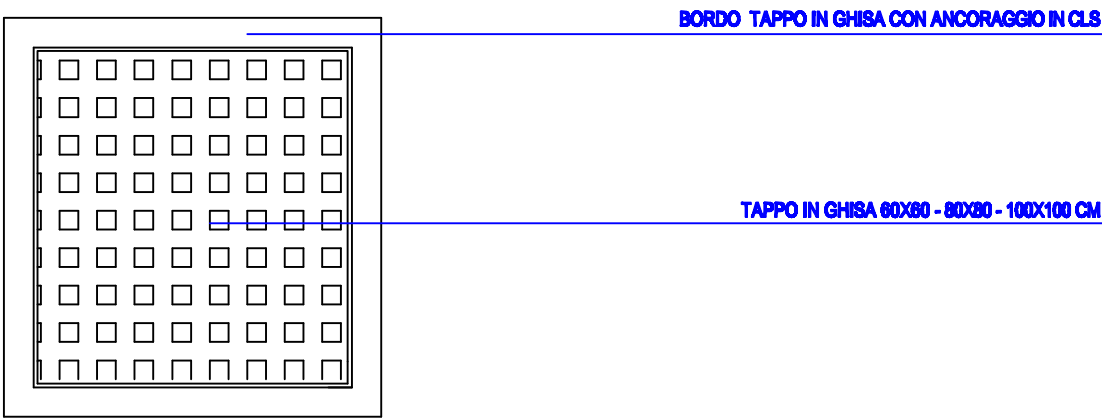

COMUNE DI
ORISTANO
PROVINCIA DI ORISTANO

Piano di Lottizzazione privata
Variante in corso d'opera
Prolungamento via Campanelli
In zona C2ru - PUC_OR

Proprietà:

ATZENI Lucia

CAMPO Pietro Orazio

SERCI Matteo

CARTA Greca

BOGO Giancarlo

COZZULA Gianluigi

CROBU Susanna

SADERI CARLA

MEREU Teresa

FALCHI Antonino

FALCHI Carlo

GIACOMINA M. Paola

MELIS Fabio

MISCALI Marinella

MURU Gesualdo

CERA Ilenia

SPADA Alfonso

Oggetto:
PROGETTO ESECUTIVO

Scala:
VARIE

Elaborato n°:

2i

Titolo:
PLANIMETRIA IMPIANTO ELETTRICO UTENZE
PARTICOLARI COSTRUTTIVI VARI

Settembre 2024

Timbro e firma tecnici progettisti: