



PIANTA PIANO TERRA

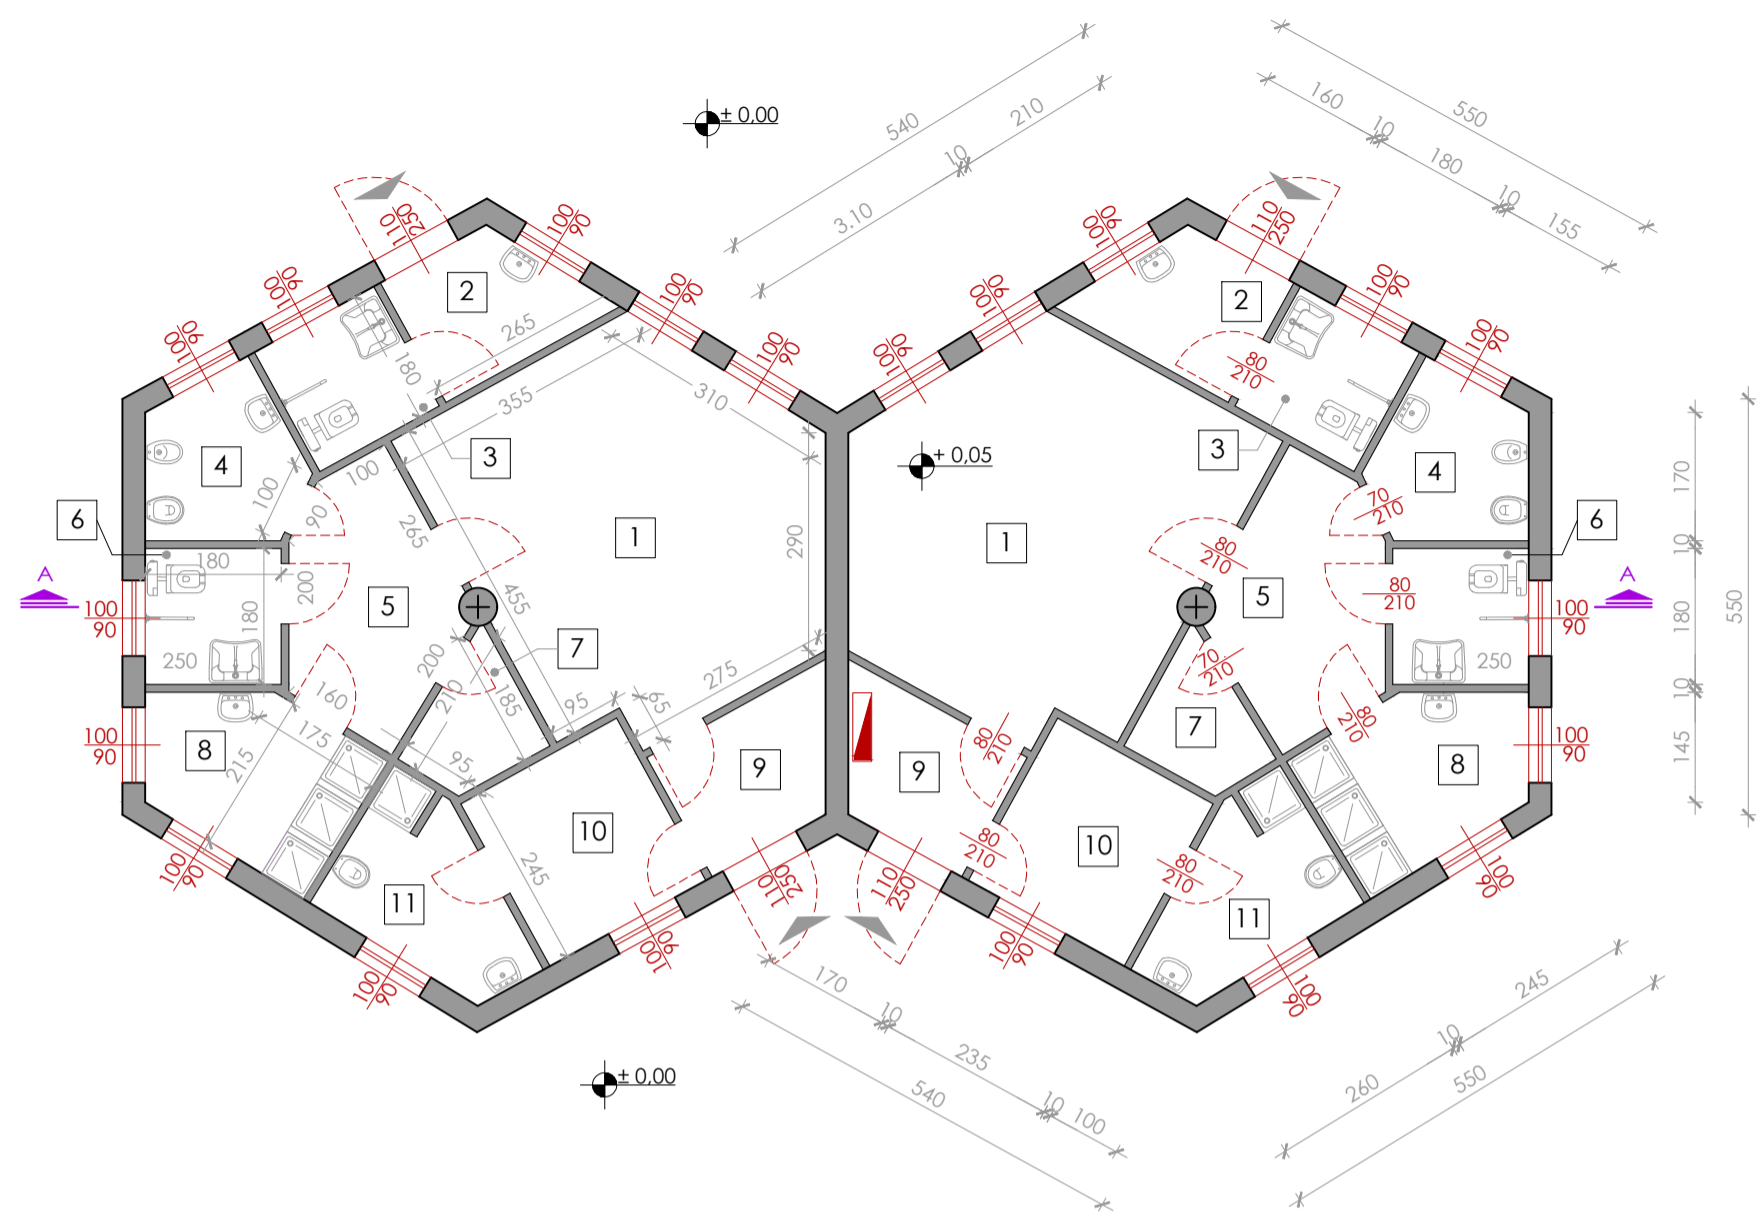

PIANTA COPERTURA

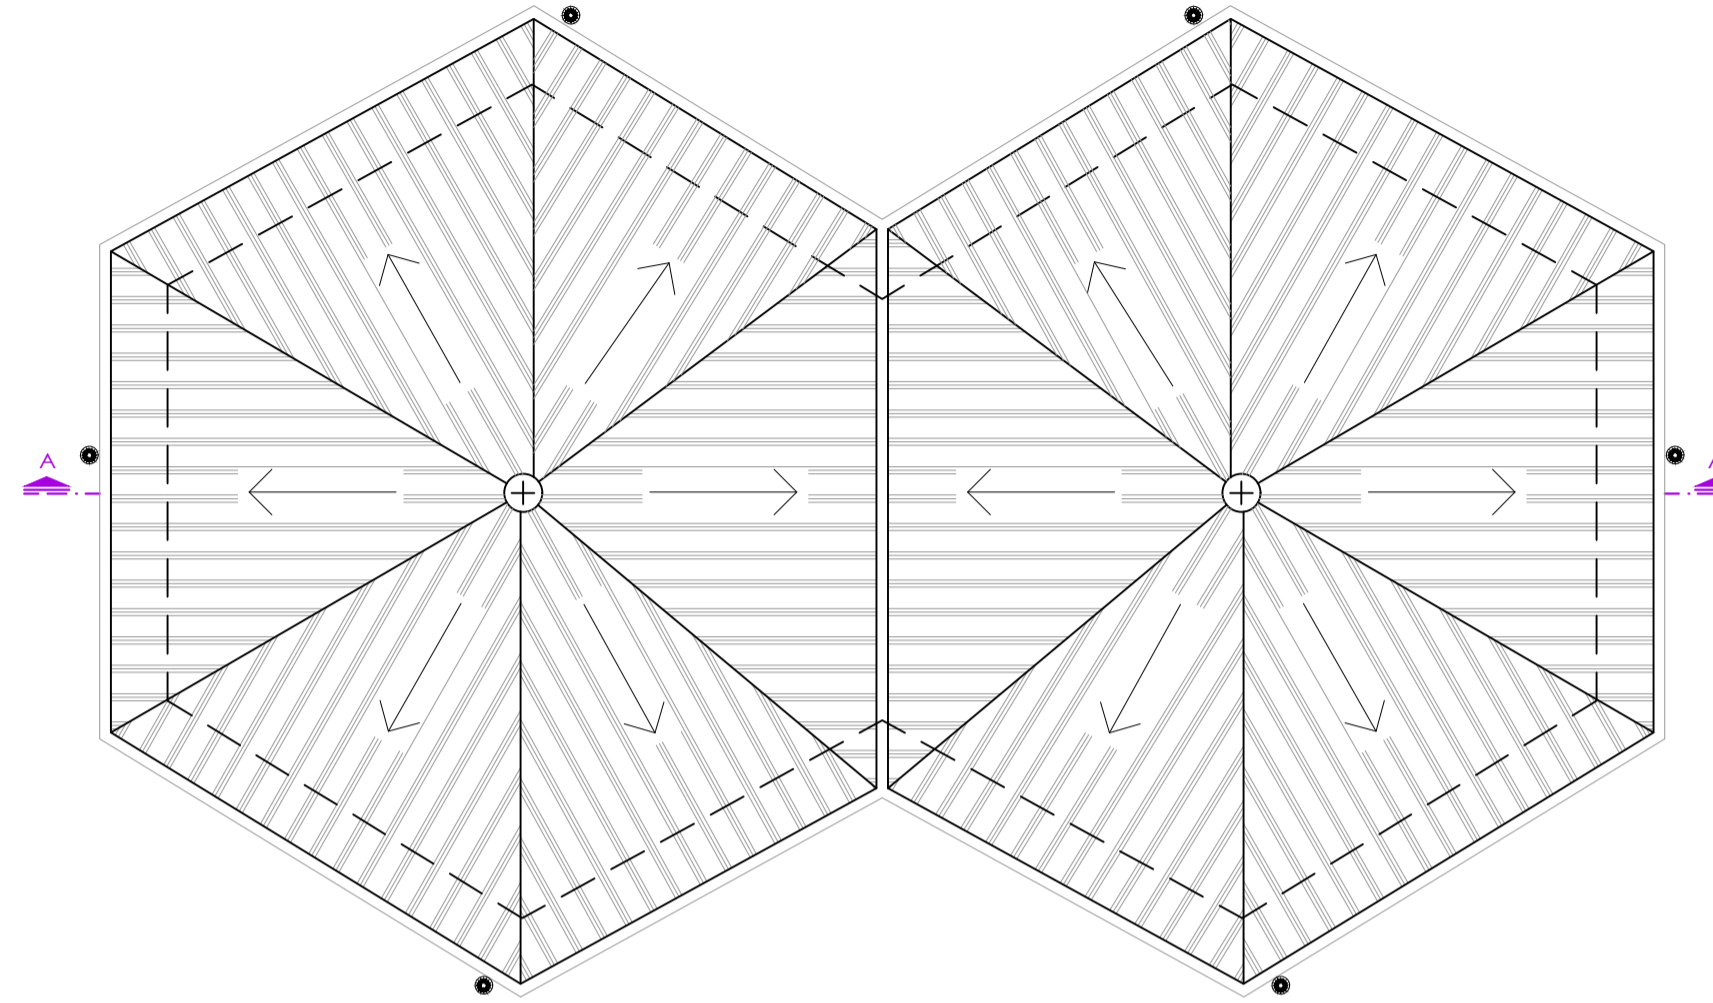

LEGENDA


Destinazione d'uso ambienti interni spogliatoi:

1. Spogliatoio atleti	Sup.= 22,00 mq
2. Ingresso pubblico	Sup.= 3,80 mq
3. WC pubblico	Sup.= 3,24 mq
4. WC	Sup.= 4,05 mq
5. Disimpegno	Sup.= 6,63 mq
6. Bagno disabili	Sup.= 3,24 mq
7. Ripostiglio	Sup.= 2,29 mq
8. Docce	Sup.= 5,73 mq
9. Ingresso	Sup.= 3,97 mq
10. Spogliatoio arbitri	Sup.= 5,76 mq
11. Docce arbitri	Sup.= 4,98 mq


OPERE IN PROGETTO:

- **Spogliatoi campi basket:**
 - Pulizia e smacchiamento di tutte le superfici interne ed esterne e della copertura;
 - Rimozione e conferimento a discarica di tutti i rifiuti e degli arredi danneggiati presenti;
 - Tinteggiature interne ed esterne;
 - Riposizionamento delle porte interne scardinate, pulizia e verifica di funzionamento;
 - Sostituzione delle porte esterne;
 - Manutenzione impianti idrici e di scarico compresa la fornitura e posa di boiler elettrici, punti idrici, apparecchi igienico sanitari, rubinetterie e collegamenti;
 - Revisione degli impianti elettrici e di illuminazione;


SEZIONE A-A

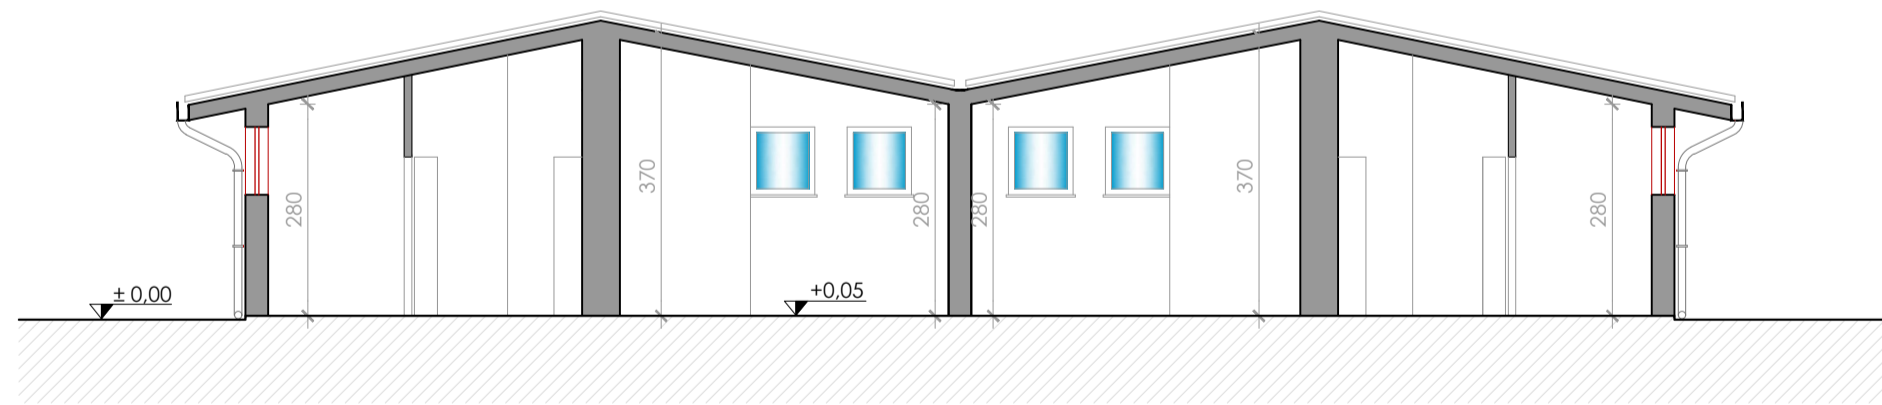



PROSPETTO ANTERIORE

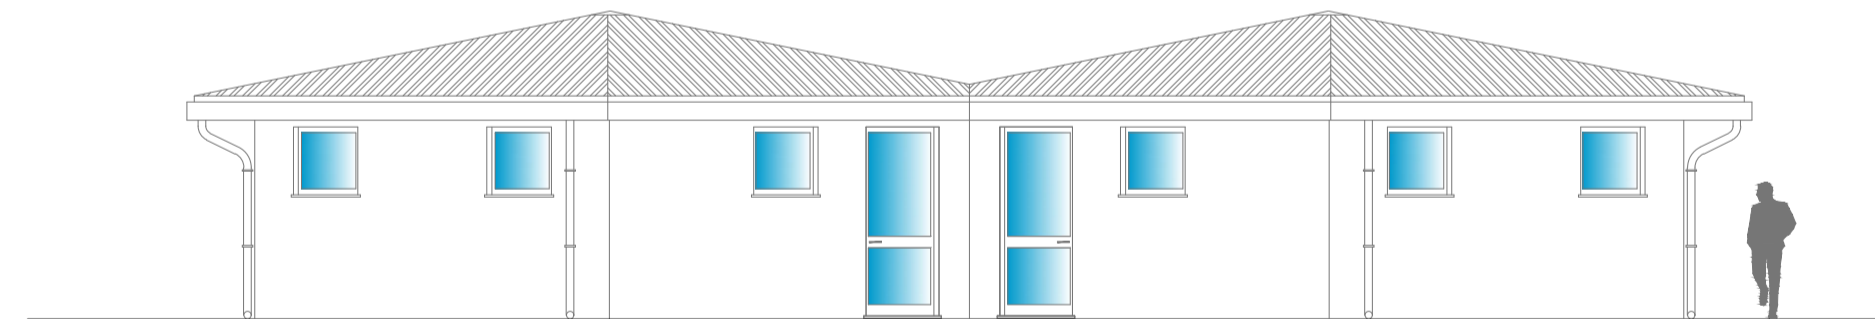

PROSPETTO POSTERIORE

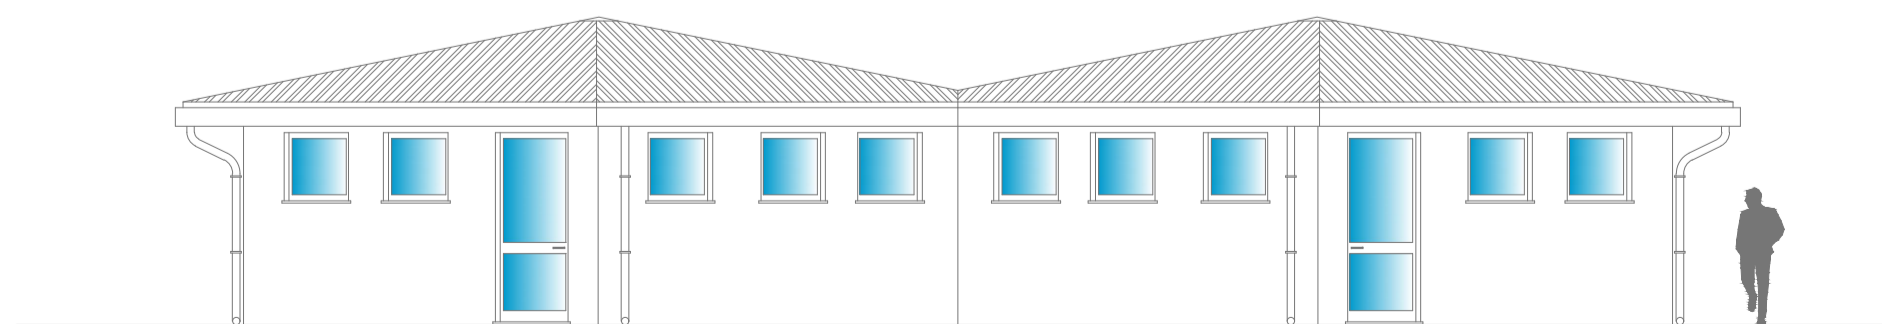

PROSPETTO LATERALE

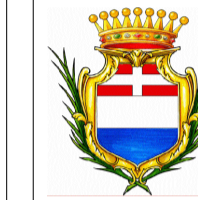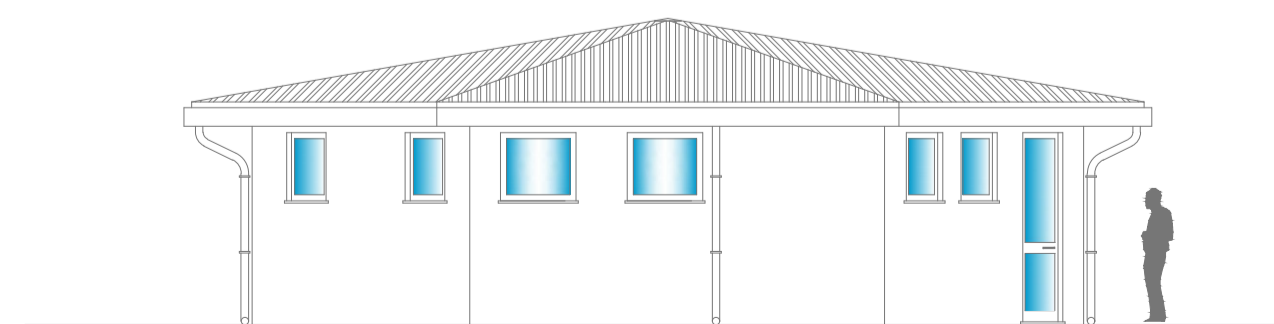

Finanziato dall'Unione europea
NextGenerationEU



Dipartimento per lo sport

COMUNE DI ORISTANO
PROVINCIA DI ORISTANO

"LAVORI DI RIQUALIFICAZIONE DI IMPIANTI SPORTIVI NEL QUARTIERE DI TORANGIUS LOTTO 2"
NELL'AMBITO DEL PROGRAMMA PNRR, MISSIONE 5 - COMPONENTE 2
- MISURA 3, INVESTIMENTO 3.1 "SPORT E INCLUSIONE SOCIALE"
CUP: H19F22000020006

PROGETTO DEFINITIVO-ESECUTIVO

REVISIONI:

N°	DATA
00	03.03.2023

OGGETTO:

SPOGLIATOI BASKET-CALCIO
OPERE IN PROGETTO

TAVOLA:

04

SCALA:

1:100

I PROGETTISTI

DOTT. ING. EMANUELE TENDAS
**ORDINE INGEGNERI
PROVINCIA CAGLIARI**
N. 7604 Dott. Ing. EMANUELE TENDAS

IL DIRIGENTE
SETTORE LAVORI PUBBLICI E MANUTENZIONI

DOTT. ING. ALBERTO SODDU

DOTT. GEOL. VALENTINO DEMURTAS

**ORDINE DEI GEOLOGI
REGIONE SARDEGNA
SEZIONE A**
N. 808 Dott. Geol. VALENTINO DEMURTAS

IL RESPONSABILE DEL PROCEDIMENTO

DOTT. ING. SARA ANGIUS